

PIANTA PIANO AMMEZZATO


COMUNE DI ASSORO
Provincia Regionale di Enna




PROGETTO PER LAVORI DI RISTRUTTURAZIONE, INNOVAZIONE TECNOLOGICA E MIGLIORAMENTO
PRESTAZIONI ENERGETICHE DELLA SALA TEATRO DEL PALAZZO MUNICIPALE
UBICATO NELL'ALA NORD SITO AD ASSORO IN VIA CRISA N.280

NR: 10/A	STATO DI PROGETTO IMPIANTO ELETTRICO E FEM	SCALA: 1:100
-------------	---	-----------------

PROGETTISTA: ARCH. G. WILLIAM TORRABONE	D.L. ARCH. G. WILLIAM TORRABONE
R.U.P. ING. ANGELO COCUZZA	IL DIRIGENTE

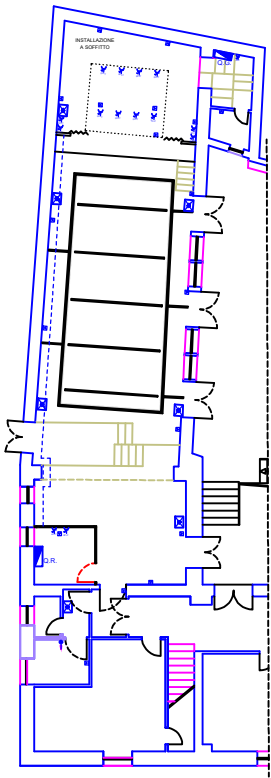


PLANIMETRIA IMPIANTO
ELETTRICO 1:100

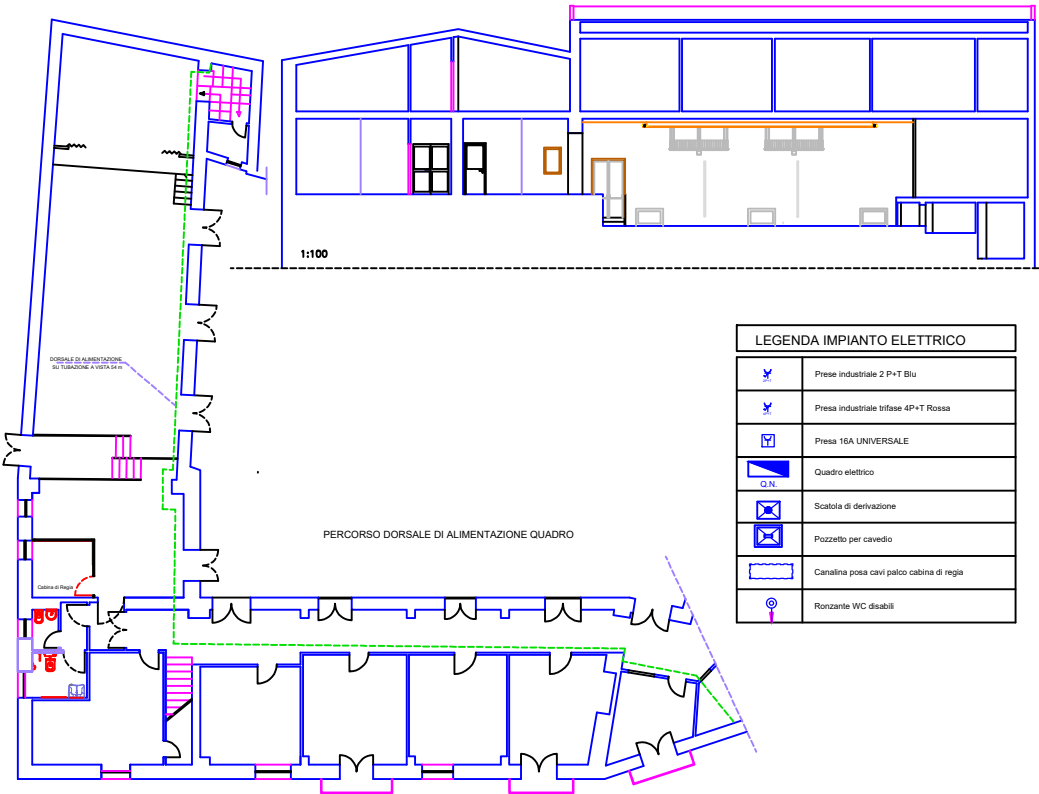

1:100

LEGENDA IMPIANTO ELETTRICO	
	Prese industriali 2 P+T Blu
	Prese industriali trifase 4P+T Rossa
	Prese 16A UNIVERSALE
	Quadro elettrico
	Scatola di derivazione
	Pozzetto per cavedio
	Canalina posa cavi palco cabina di regia
	Ronzante WC disabili

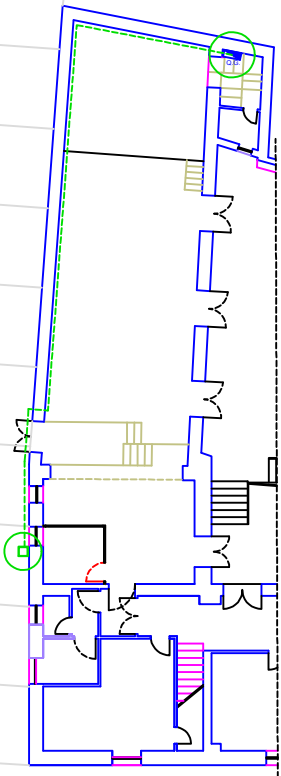

PLANIMETRIA IMPIANTO
MESSA A TERRA 1:100