



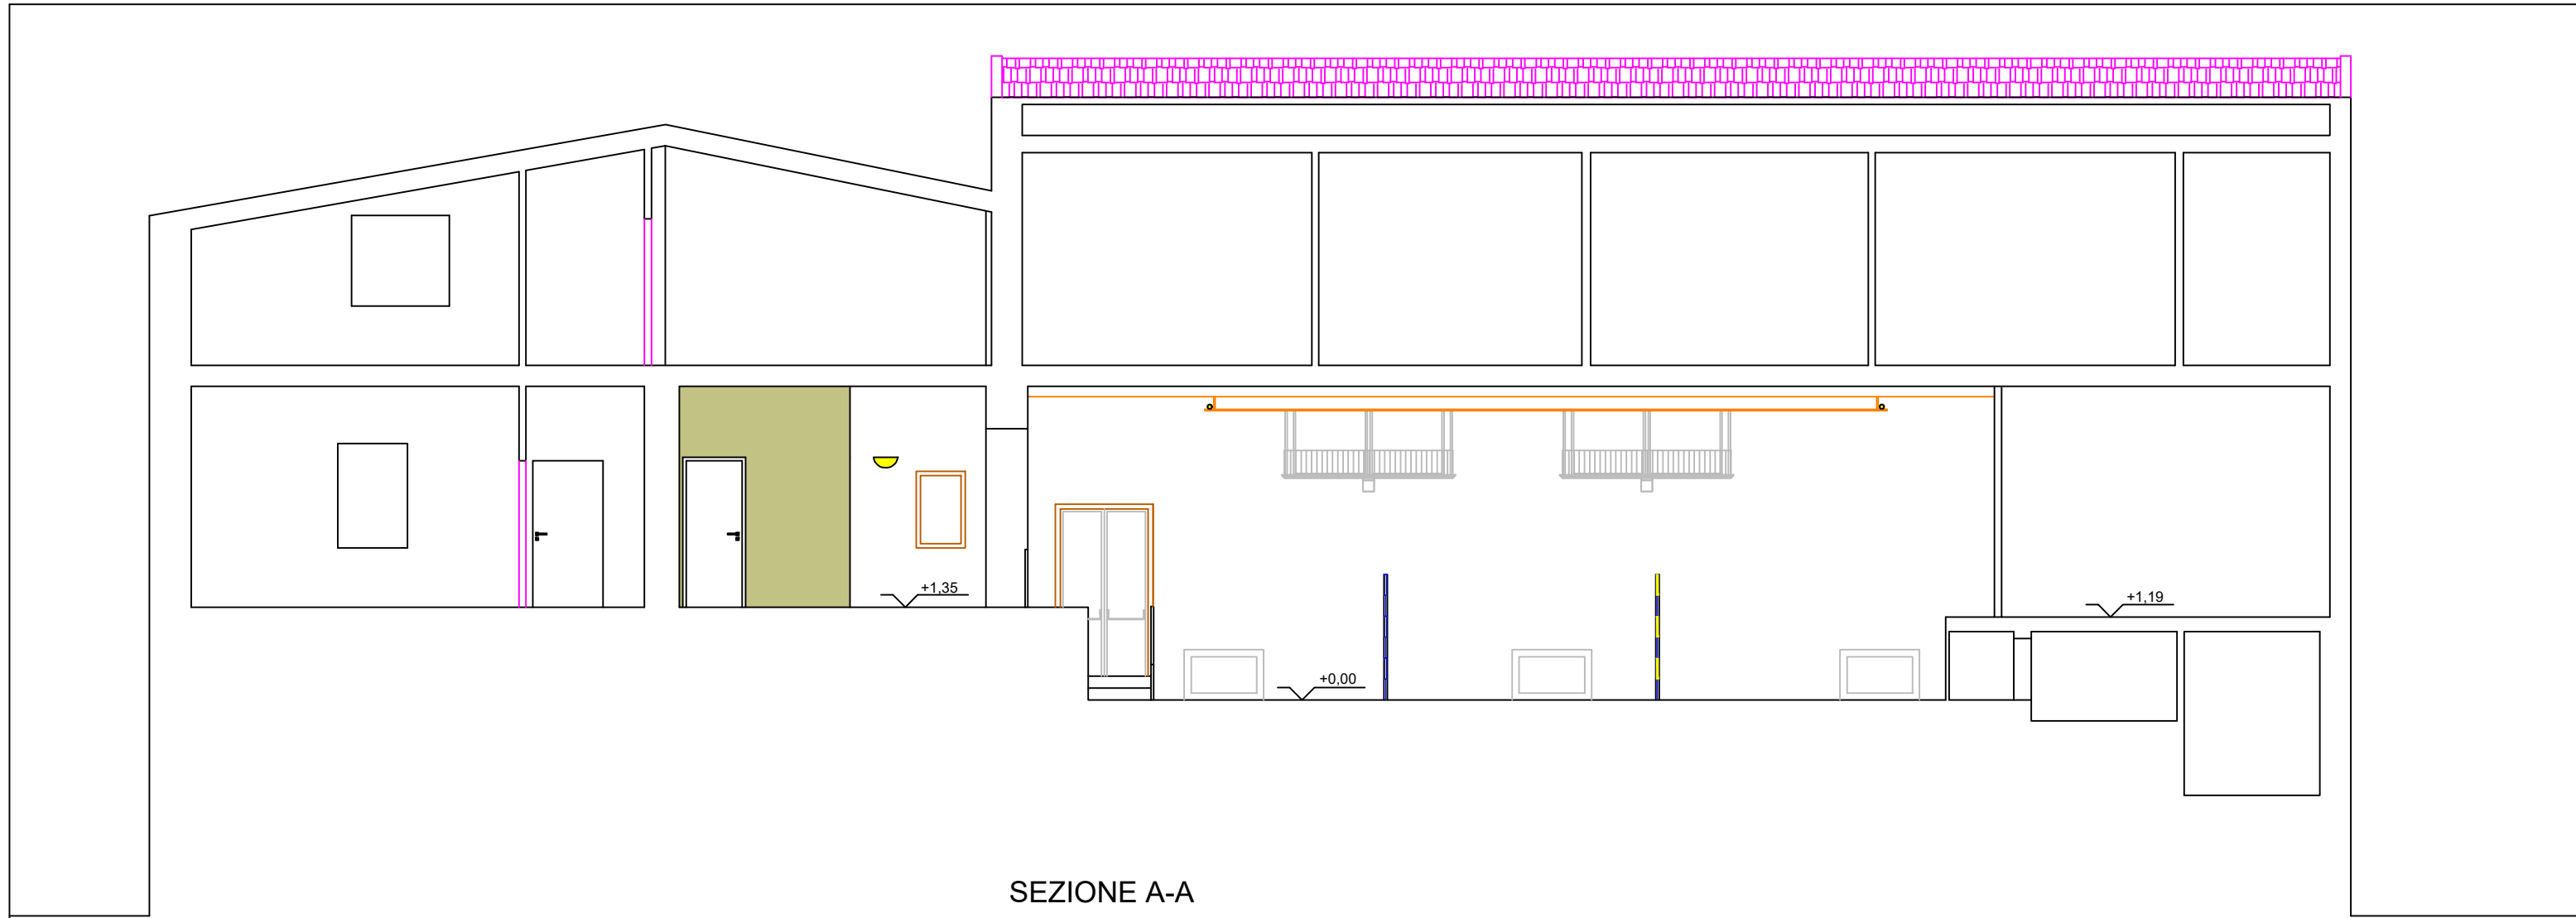


SEZIONE A-A

1:100

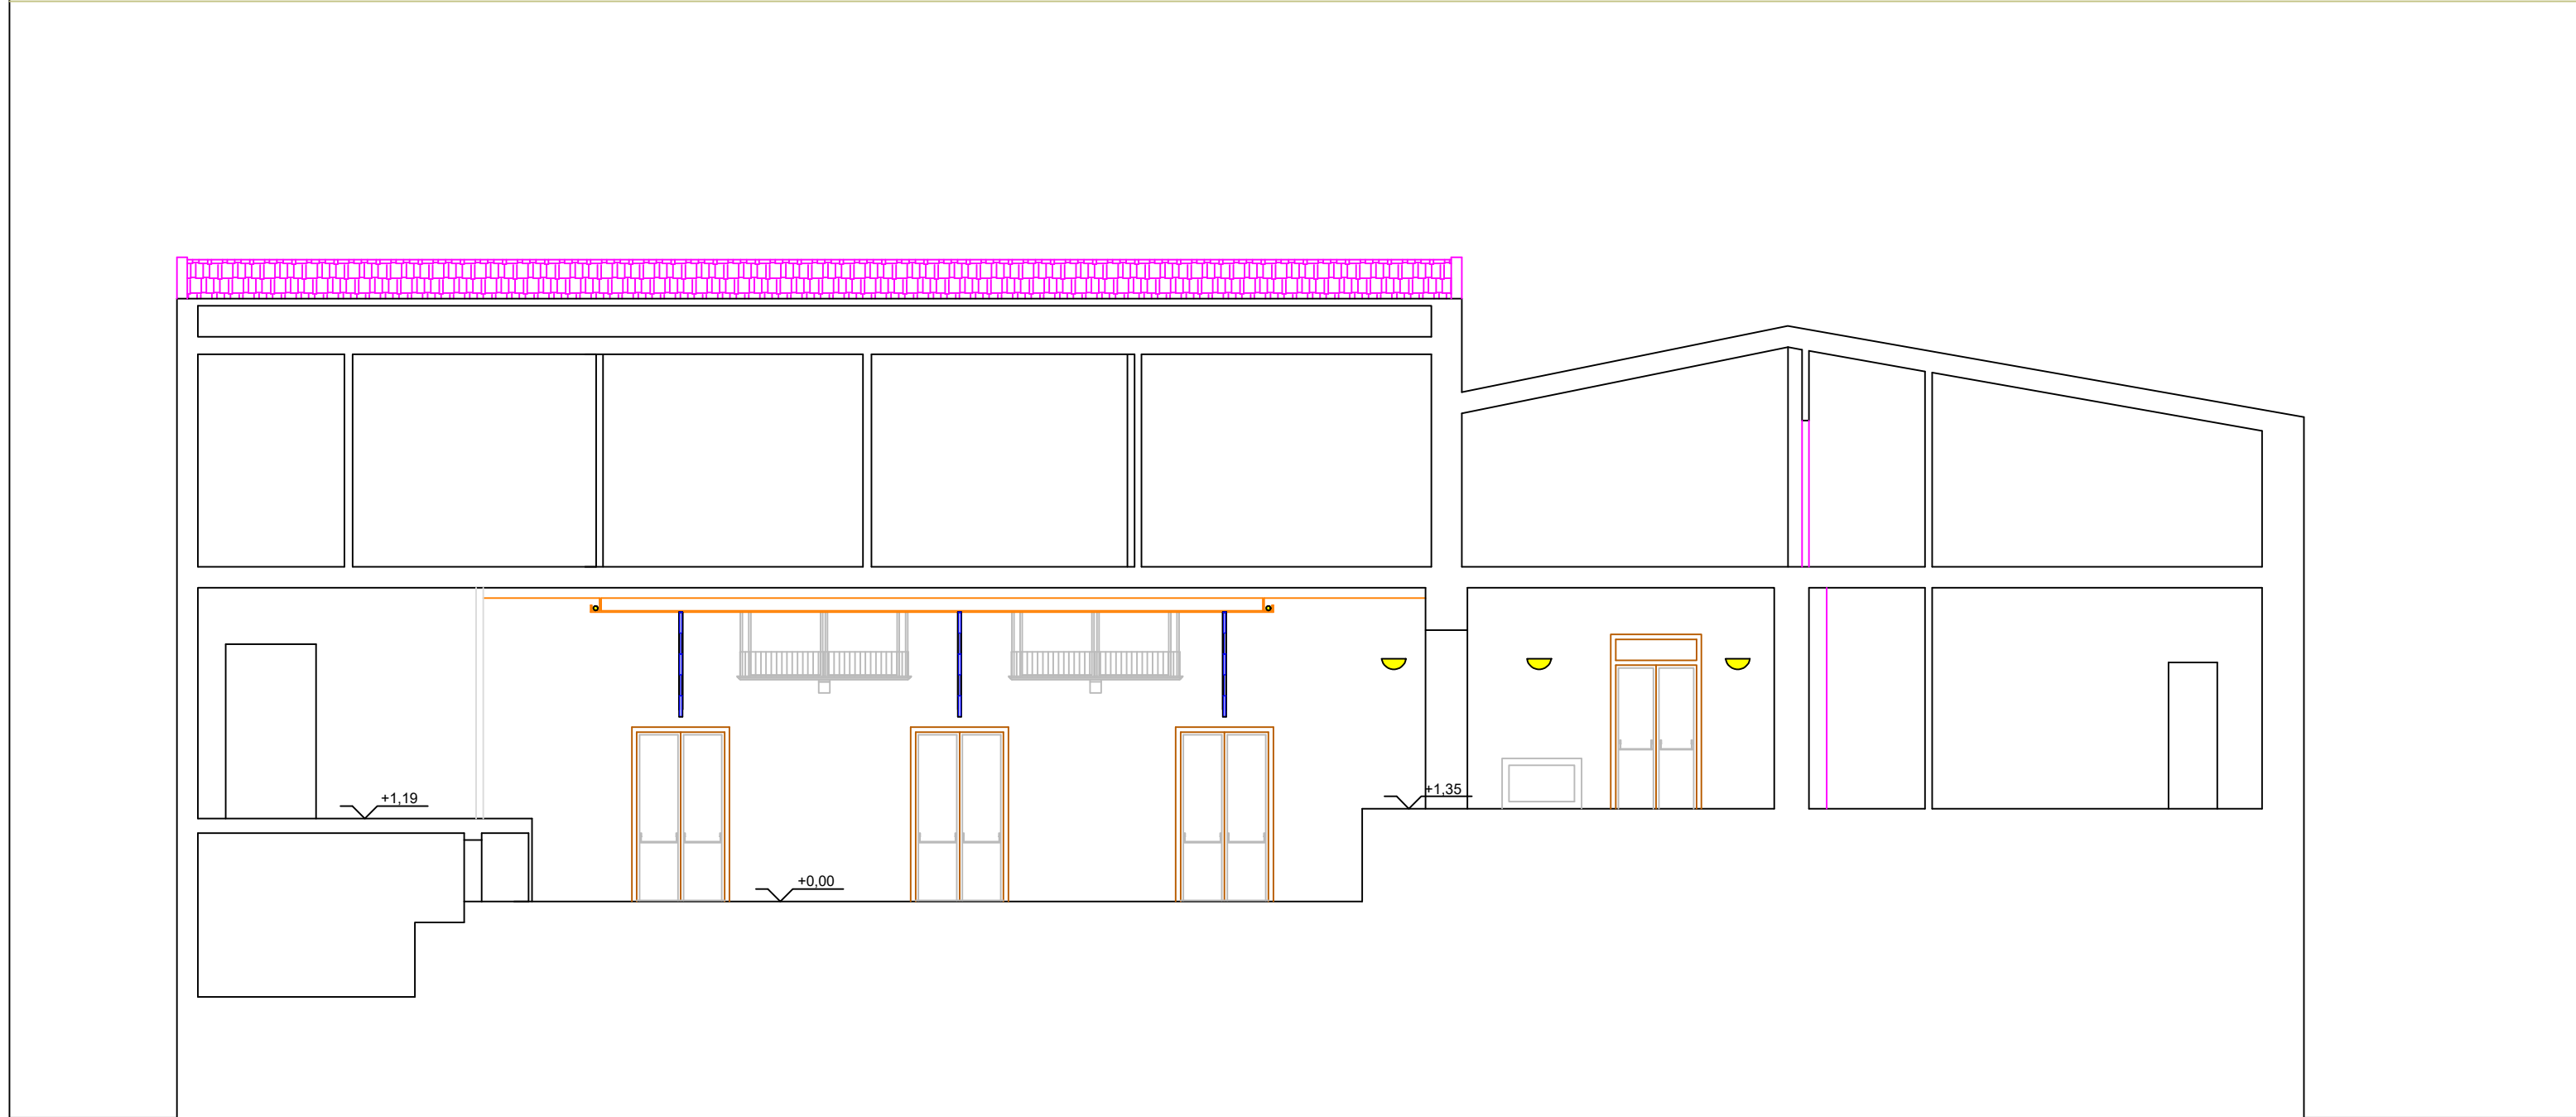

SEZIONE D-D


1:100

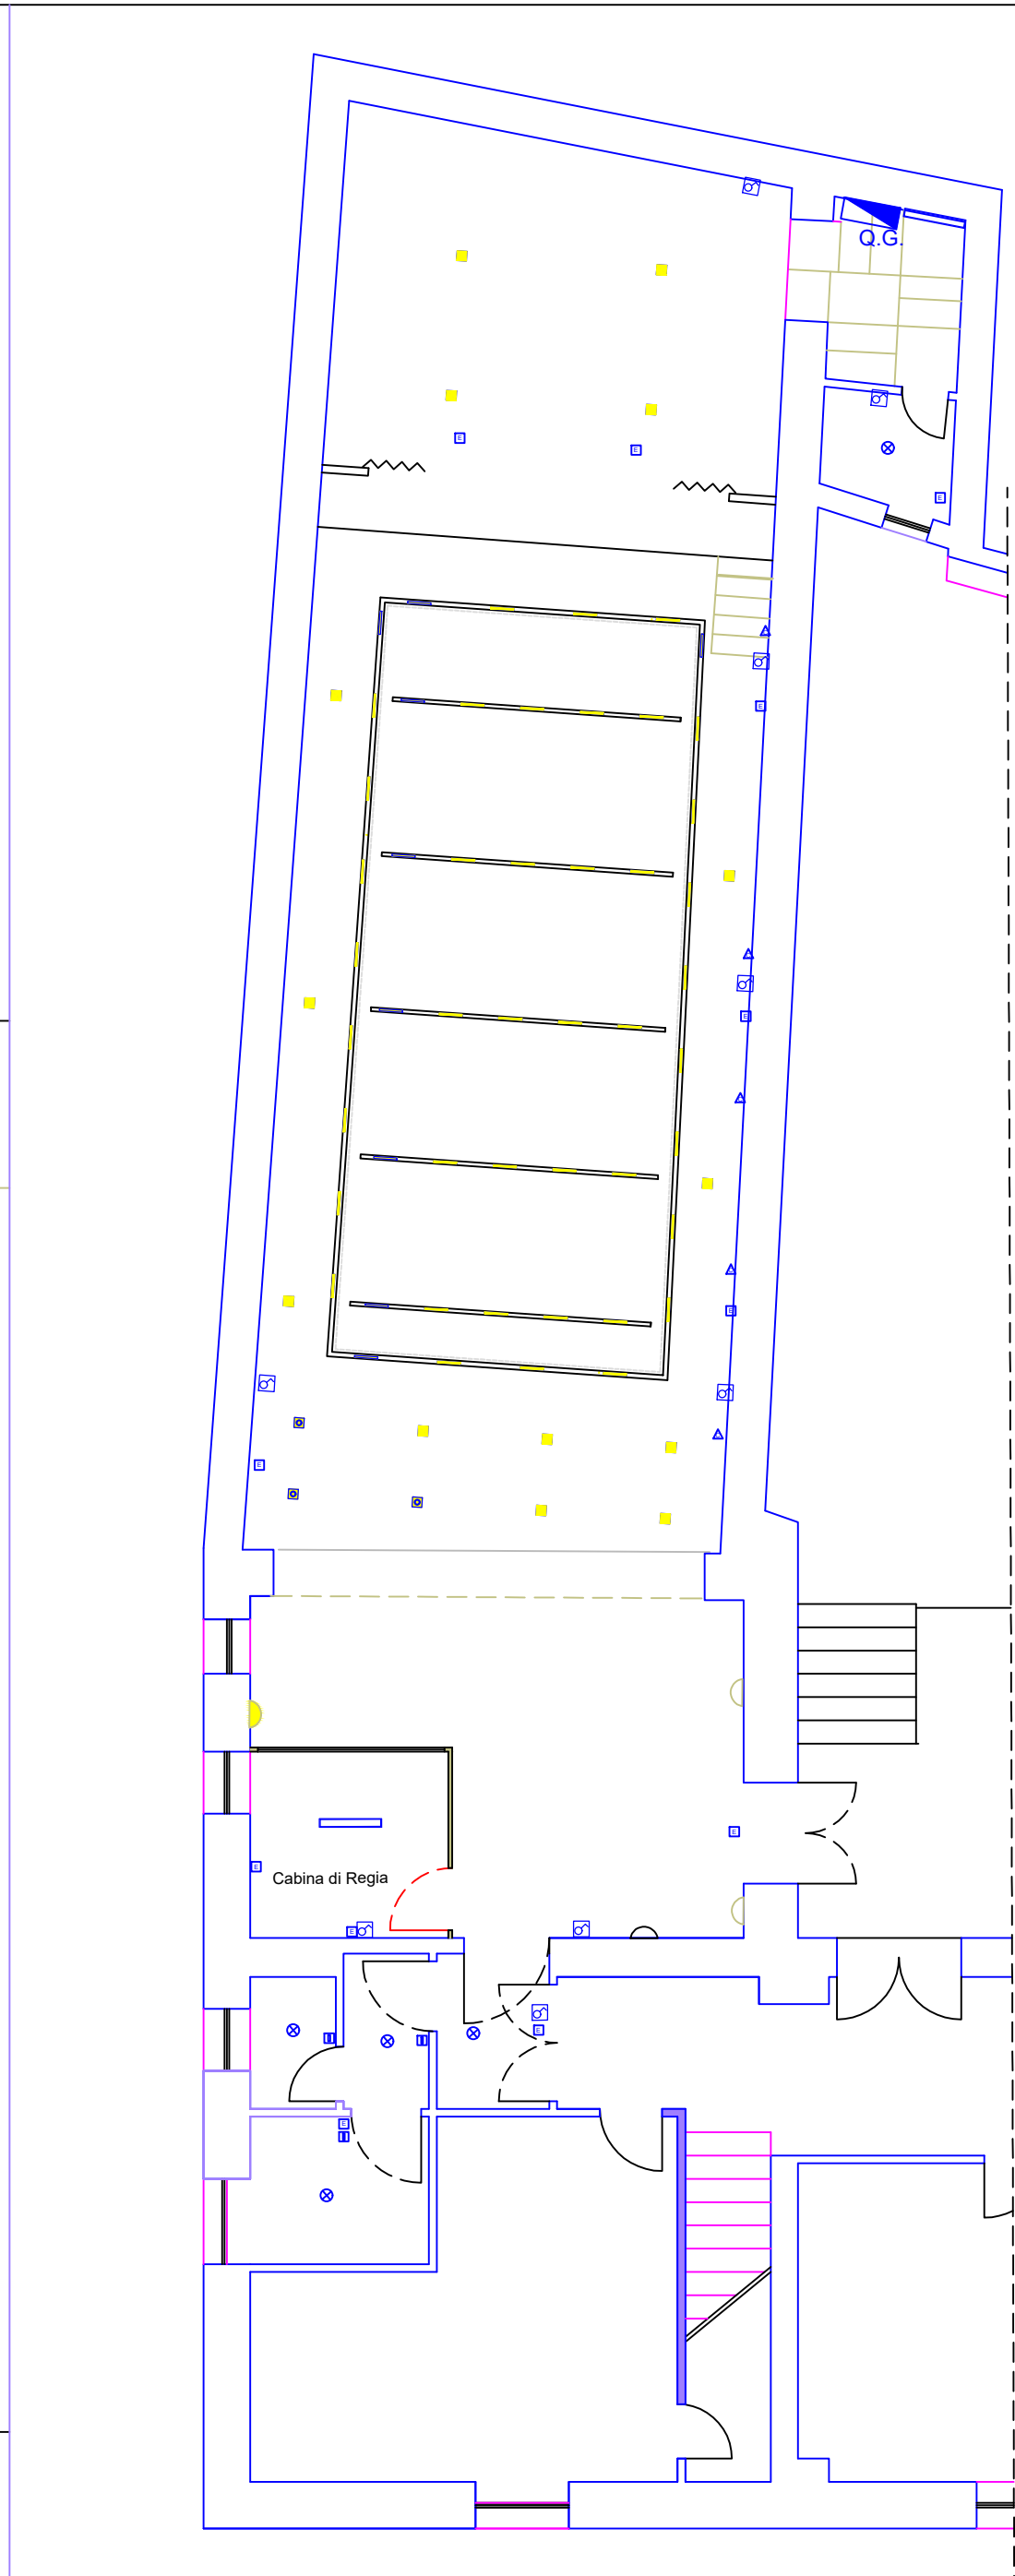

LEGENDA IMPIANTO ELETTRICO	
	Barra led 2000 lm - 28 x 2.5 x 0.7
	Interruttore
	faro ad incasso LED 18W- 1800 lm
	Piafoniera LED 27 W - 3400 lm- 42 LED
	Piafoniera LED rotonda 1150 lm - 12 W
	Piafoniera LED rotonda parete 2550 lm - 25 W
	Quadro elettrico generale

PLANIMETRIA IMPIANTO ELETTRICO

1:100

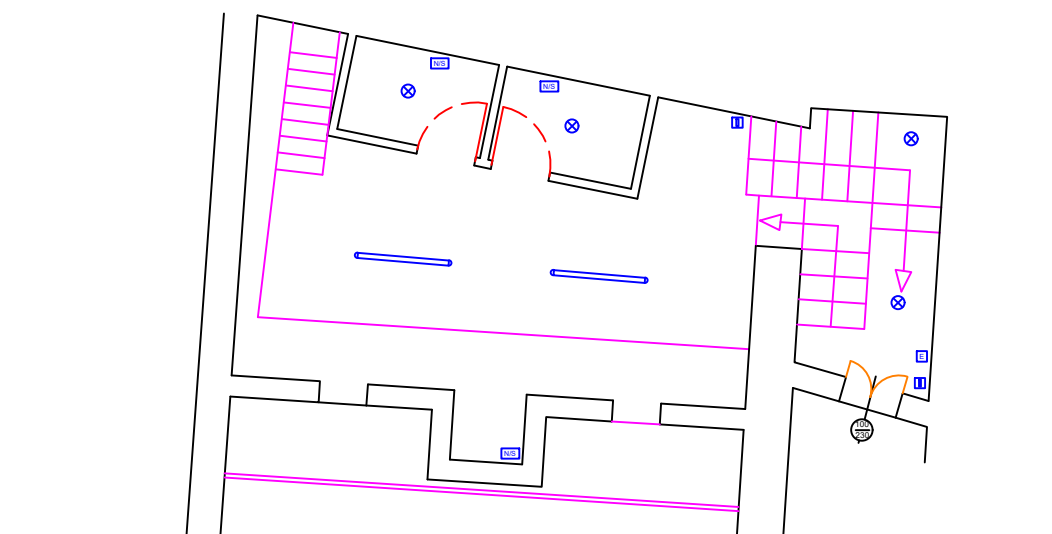

PIANTA PIANO AMMEZZATO

COMUNE DI ASSORO
Provincia Regionale di Enna




PROGETTO PER LAVORI DI RISTRUTTURAZIONE, INNOVAZIONE TECNOLOGICA E MIGLIORAMENTO
PRESTAZIONI ENERGETICHE DELLA SALA TEATRO DEL PALAZZO MUNICIPALE
UBICATO NELL'ALA NORD SITO AD ASSORO IN VIA CRISA N.280

NR: 10/B	STATO DI PROGETTO IMPIANTO ILLUMINAZIONE ED EMERGENZA	SCALA: 1:100
-------------	--	-----------------


PROGETTISTA: ARCH. G. WILLIAM TORNABENE	D.L. ARCH. G. WILLIAM TORNABENE
R.U.P. ING. ANGELO COCUZZA	IL DIRIGENTE

LEGENDA IMPIANTO ELETTRICO	
	Piafoniera Led
	B Presa Interbloccata Tre fasi
	B Presa 16A Normale e Shuko
	Interruttore o Pulsante
	Neon Led
	Luce Emergenza Led
	Prese 2 P+T Blu
	Luce di Cortesia Led
	Cronotermostato
	faretto
	corpo illuminante a parete
	PC Quadro Secondario
	Quadro Generale con differenziale e linee separate
	Quadro Secondario con differenziale e linee separate

PLANIMETRIA IMPIANTO ELETTRICO

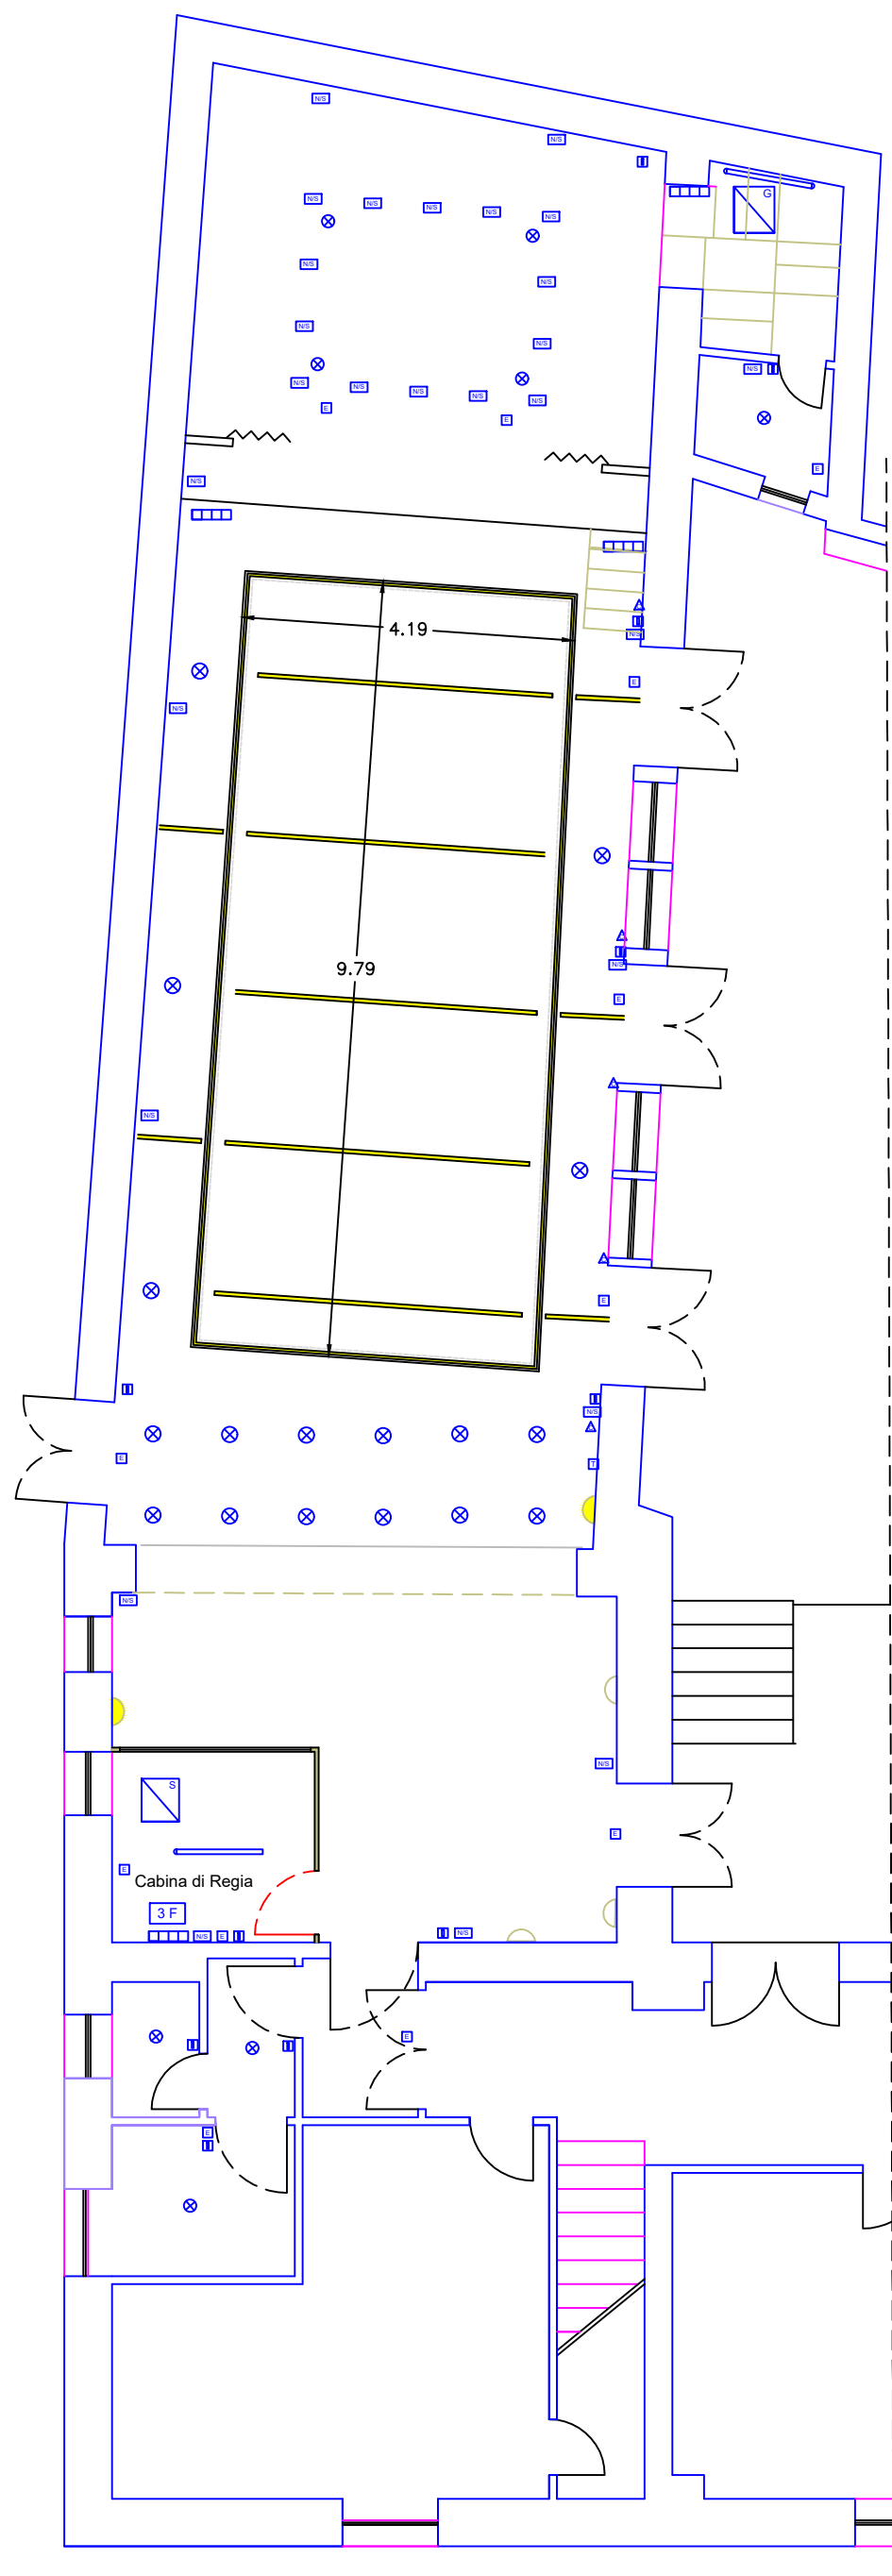

1:100

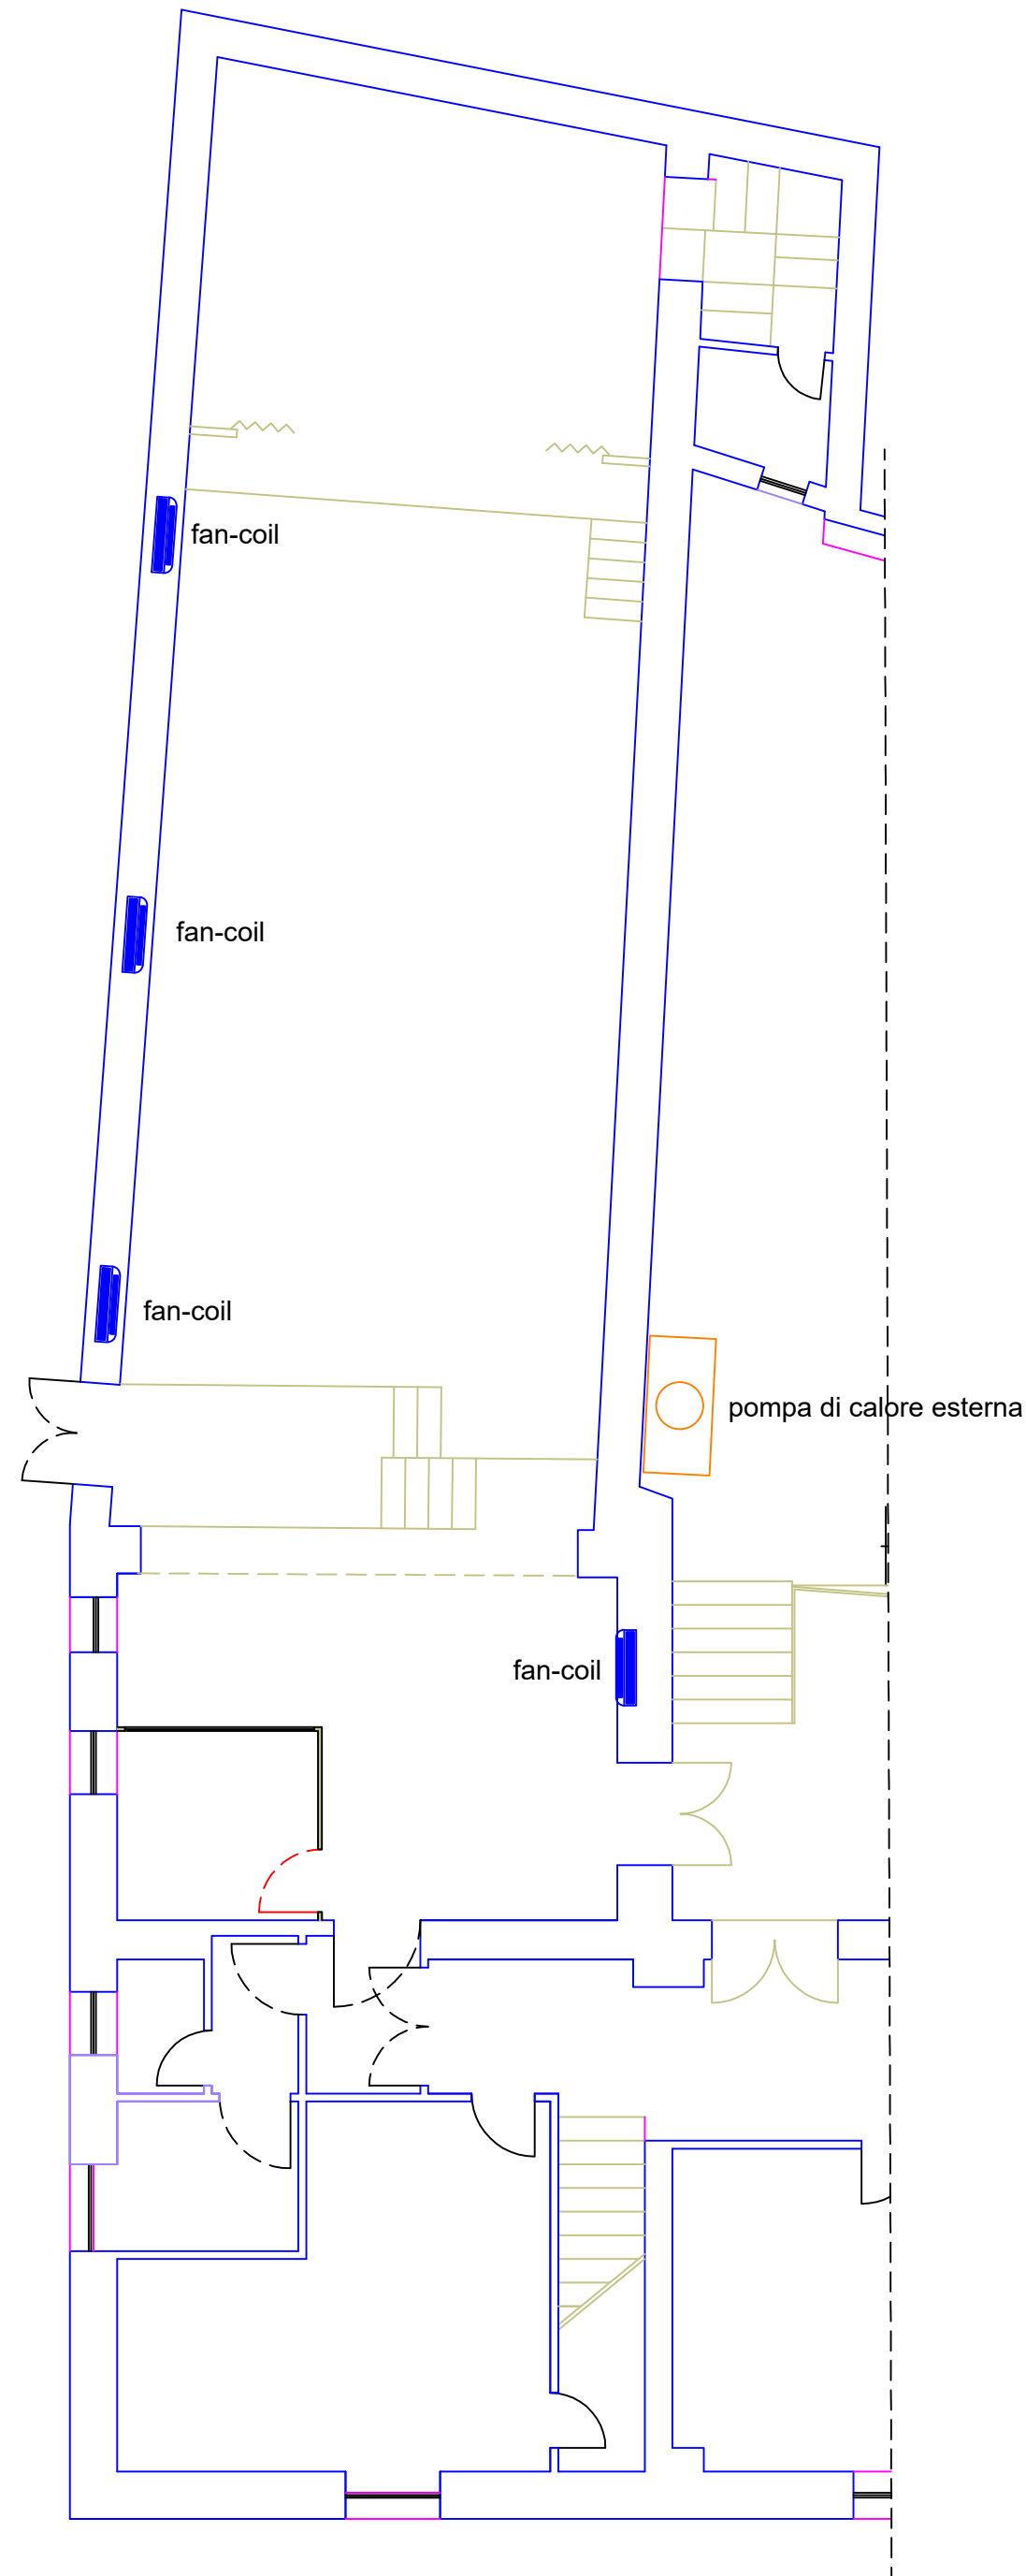

LEGENDA IMPIANTO ELETTRICO	
	FAN-COIL
	POMPA DI CALORE